




Soluzione A - scala 1:50

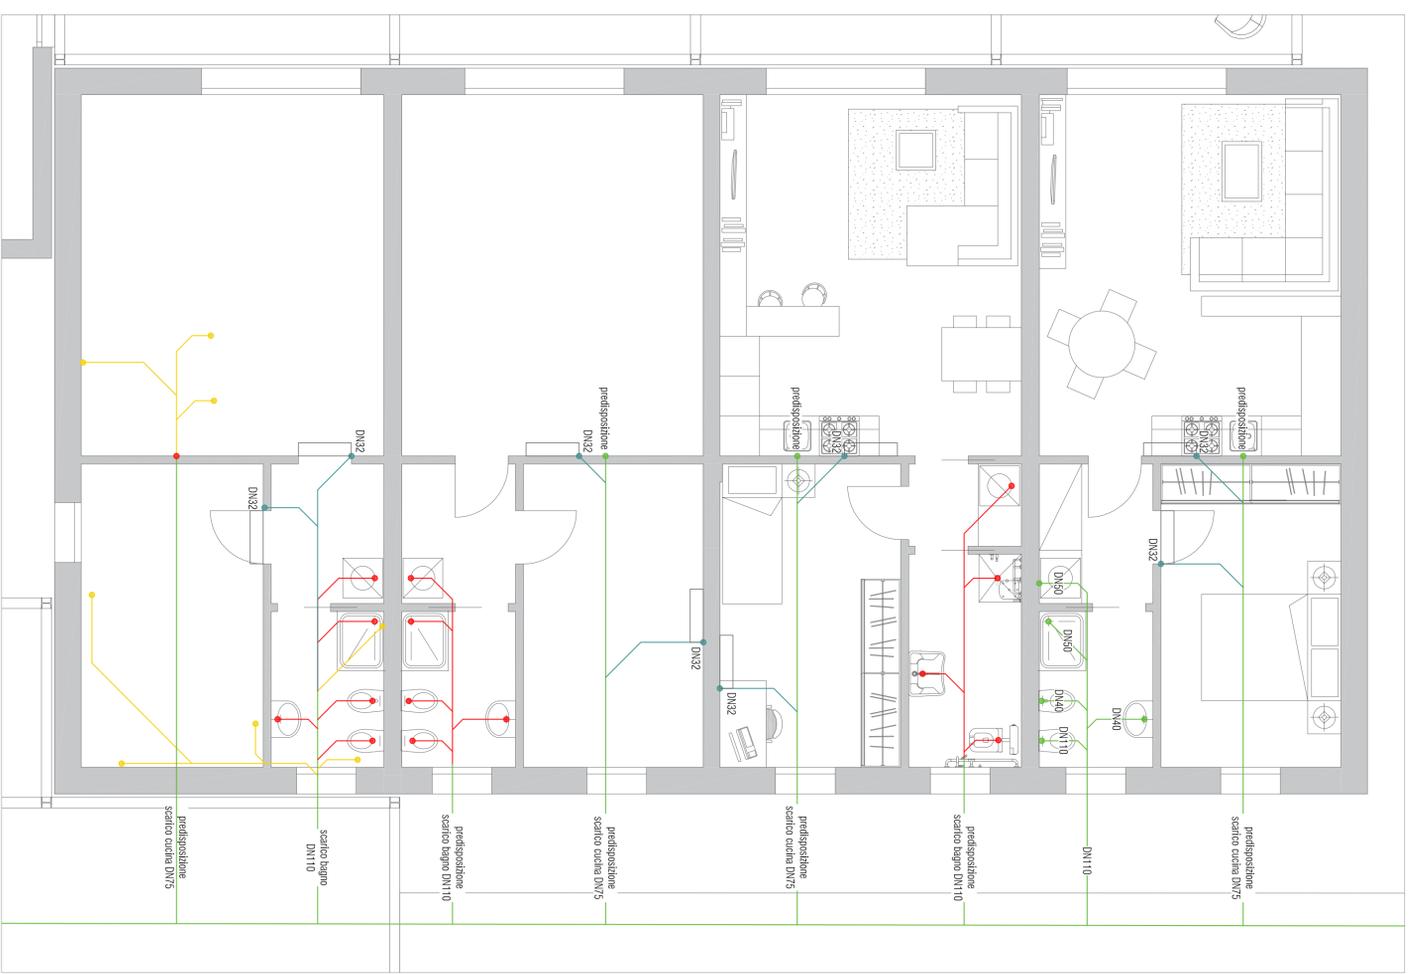

Soluzione B - scala 1:50

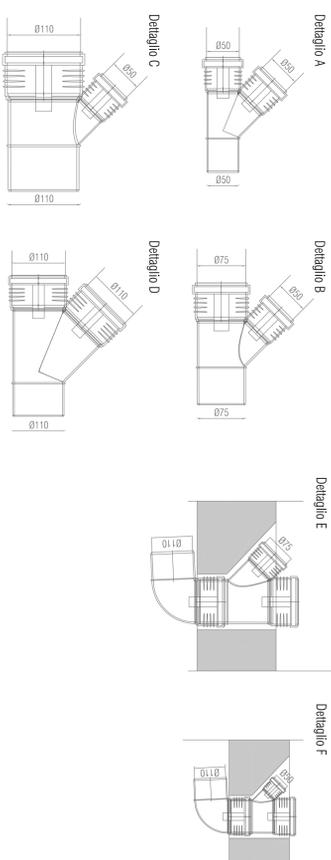

PLANIMETRIA DI PROGETTO

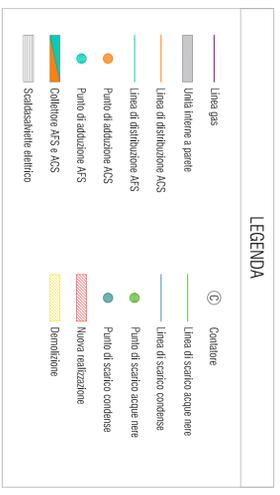

Le quote riportate sono indicative quindi da riversarsi al massima - in fase di ulteriore definizione dei disegni di progetto potranno subire modifiche - soprattutto prima dell'inizio dei lavori, dove provvedere a verificare le misure di progetto in cantiere - è fatto d'ufficio di riversare le misure dai disegni stampati.

SPAZIO PER COMUNE EDI ENTI

<p>Ing. PAOLO ANGIOLINI +39 331 78137671 paolo.angiolini@mudilab.com p.iva.08488550966 C.F. NCPA7878M0957940 MUDILAB Ingegneria per l'architettura Via San Gerardo, 91, 20900 Monza, MI +39 039 96395121 postea@mudilab.com www.mudilab.com</p>		<p>MUDILAB Ingegneria per l'architettura</p>	
PROPRIETA'	PROGETTISTA		
DIRETTORE LAVORI	IMPRESA		
<p>OGGETTO Impianto di climatizzazione e produzione ACS</p>		<p>SCALA 1:50</p>	
<p>TAVOLA Scarichi - piano terra</p>			
FILE	PROGETTISTA		
DATA	DISSEGNAZIONE		
REVISIONE	VALIDATORE		
01	PA	3	