


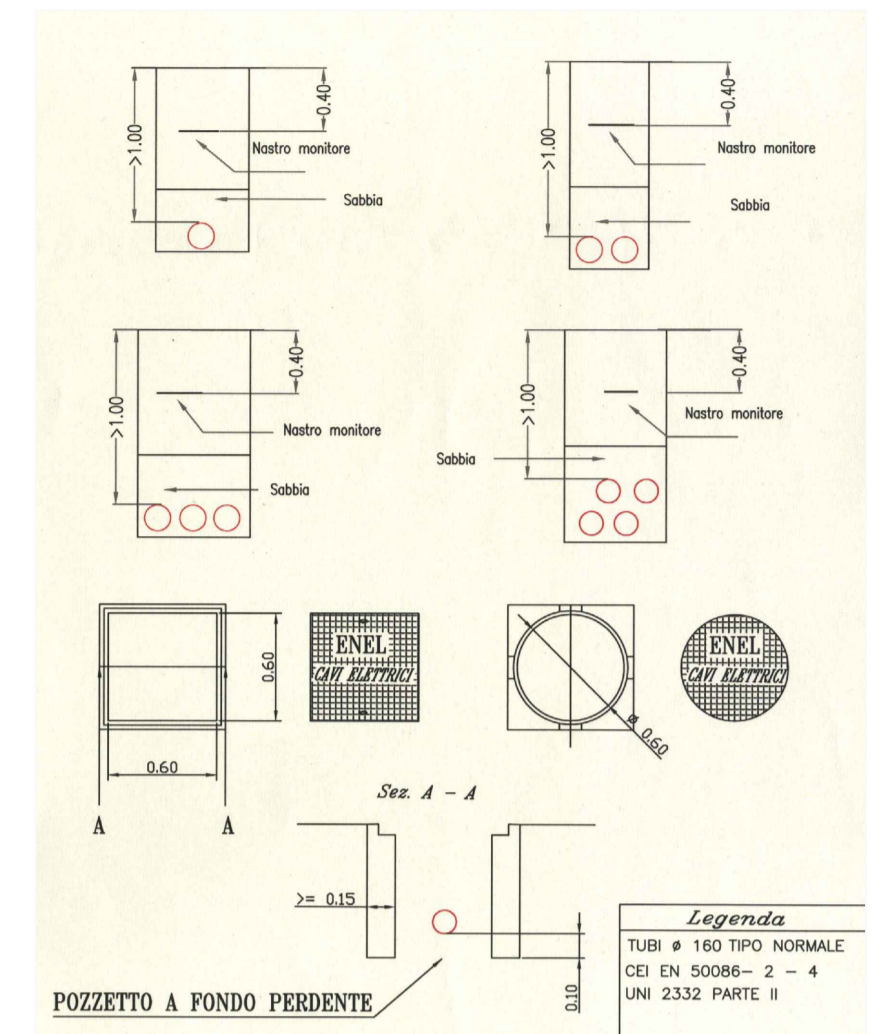

LEGENDA

- Ambito di intervento
- Pozzetto in cls dim. 60x60 munito di apposito chiusura in ghisa dm.400 con identificazione Enel
- Tubi corrugati 3 x Ø 160 posati su letto di sabbia e rivestiti in cls.magro a una profondità di 100 cm
- Nuova cabina elettrica in progetto
- Cabina Enel esistente



- Schema rete distribuzione gas
- Schema rete idrica
- Idrante antincendio soprasuolo
- Potenziamento rete gas su via Monte Grappa 150 ml
- Estensione rete idrica PEAD DE 180 mm da via Toniolo 340 ml
- Schema rete telefonia


Comune di Monza
Provincia di Monza e Brianza



P.A. relativo all'Ambito AT_19
Via Val d'Ossola, Ex Garbagnati

Tavola 16a

Opere di urbanizzazione primaria in progetto:
rete elettrica - idrica - telefonia - gas

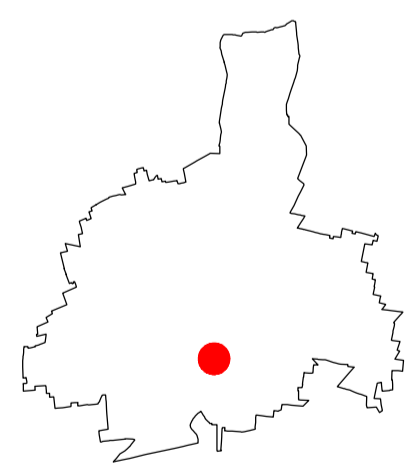

Scala: 1:500

PROGETTISTA INCARICATO: Arch. Franco Oggioni

COMMITTENTE:
Giacomo Garbagnati Spa

COLLABORATORI: Arch. Roberto Rubini

Agg.:


DISEGNATO DA: RR

CONTROLLATO DA: FO

Data: 05 Maggio 2017

Riferimento atti:

Commessa: 144_MB_MQ/13

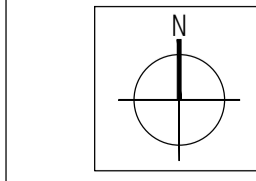

Progressivo tavola: 25

